


# PLANTA BAIXA— ELÉTRICA

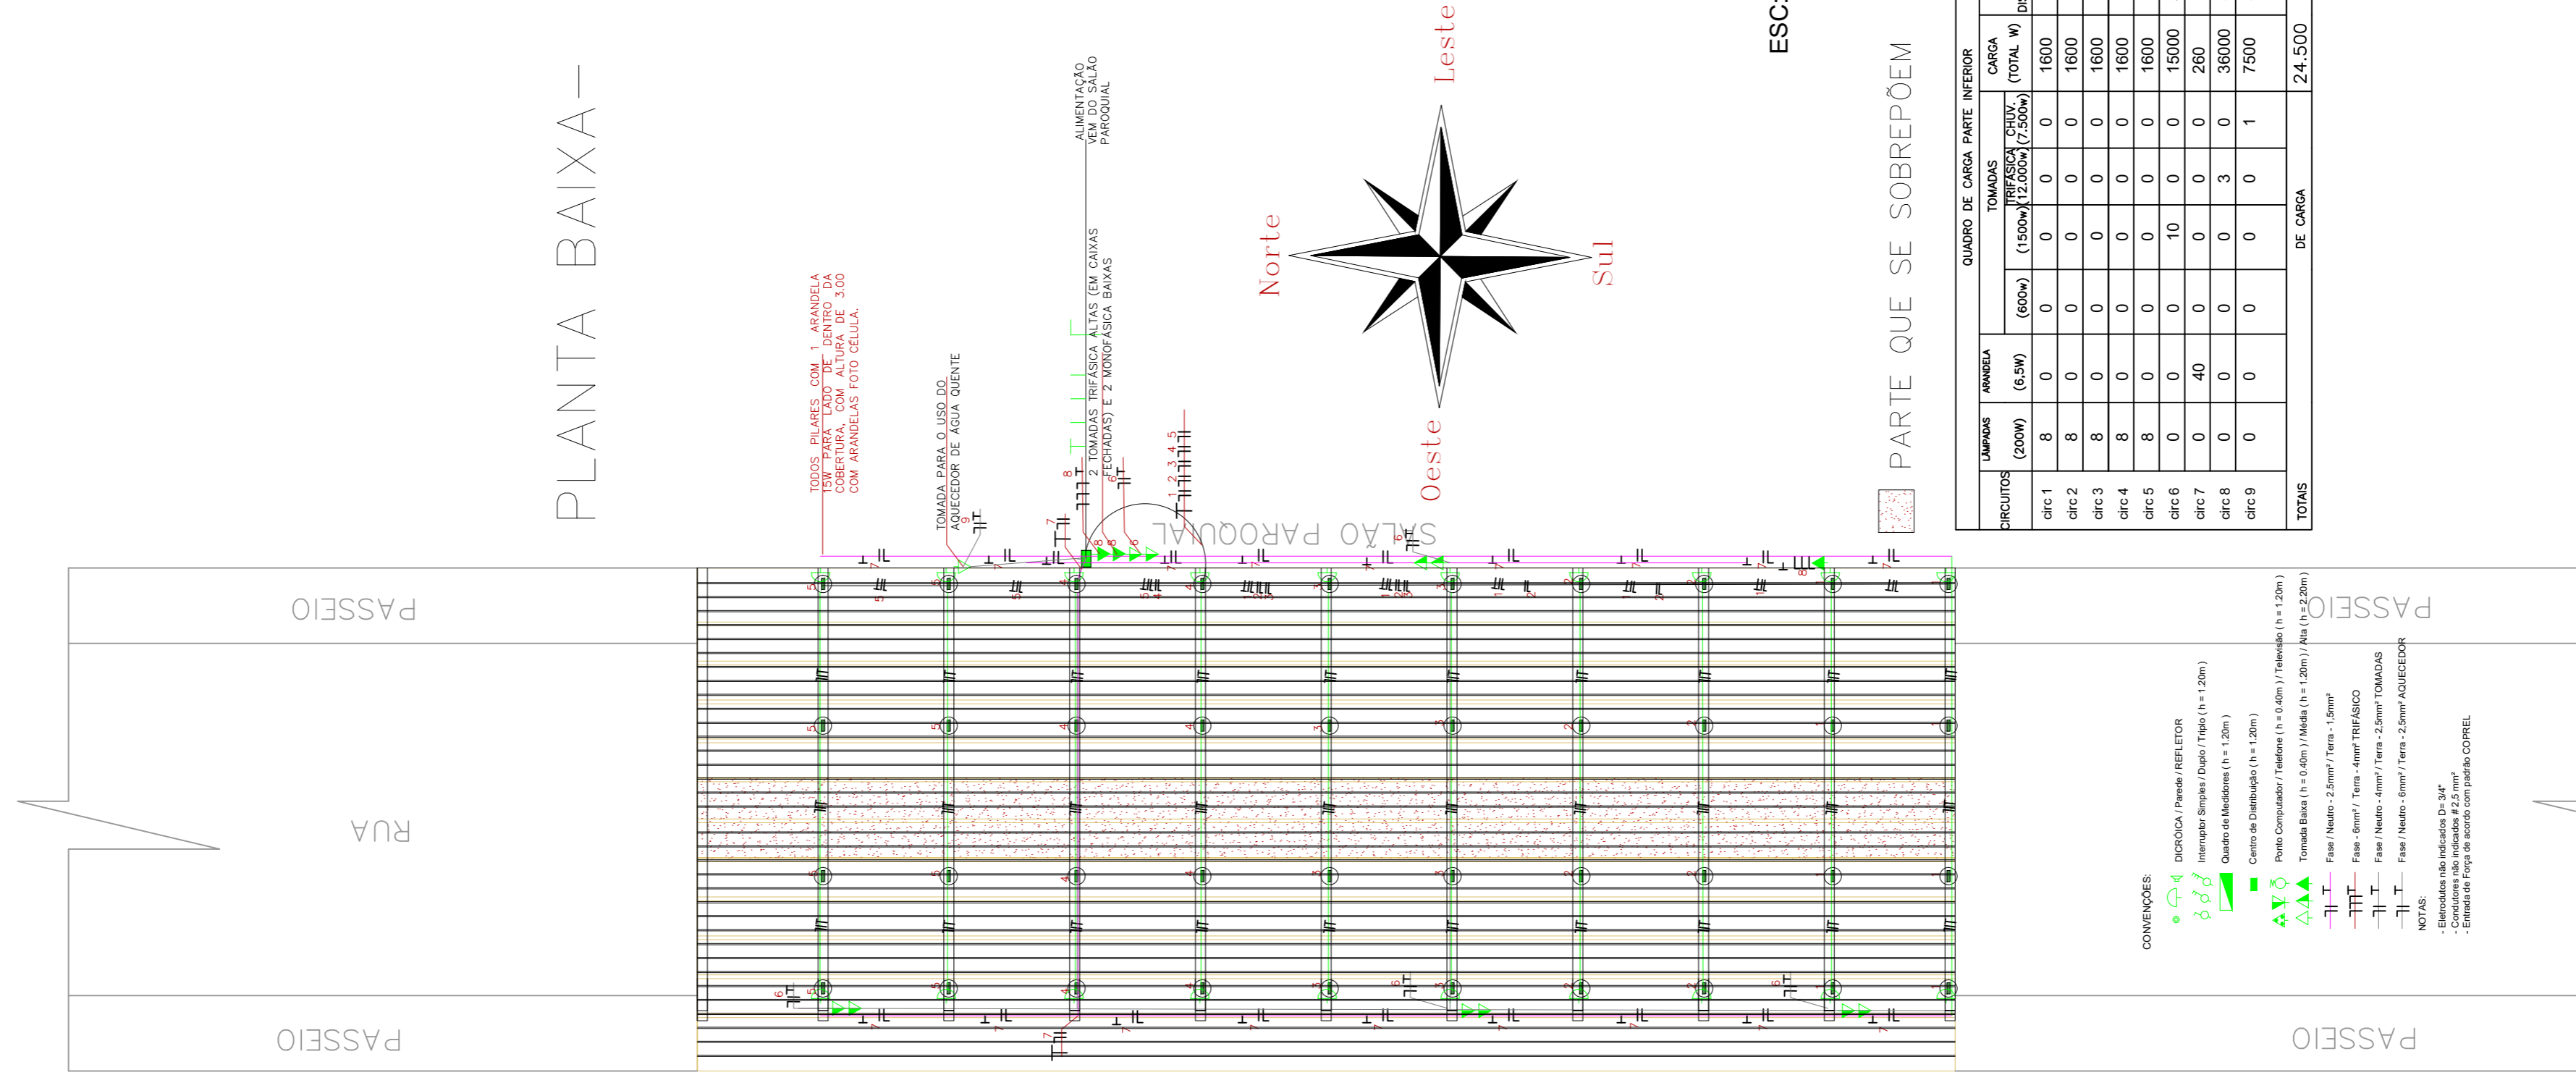

ESC: 1/200

PARTE QUE SE SOBREPÕEM

CIRCUITOS	LAMPARAS (200W)	MANEIRA (6.5W)	QUADRO DE CARGA PARTE INFERIOR			DISJ.(A) BIT. COND.
			TOMADAS (600w)	TRIFÁSICA (1500w) / CHUV. (12.000w) / (7.500w)	CARGA (TOTAL W)	
circ 1	8	0	0	0	1600	10
circ 2	8	0	0	0	1600	10
circ 3	8	0	0	0	1600	10
circ 4	8	0	0	0	1600	10
circ 5	8	0	0	0	1600	10
circ 6	0	0	10	0	15000	25
circ 7	0	40	0	0	260	10
circ 8	0	0	0	3	36000	32
circ 9	0	0	0	1	7500	32
<b>TOTALS</b>			<b>DE CARGA</b>			<b>24.500</b>

- CONVENÇÕES:**
- 4 DICROICA / Paredo / RELETOR
  - 5 Interruptor Simples / Duplo / Triplo (h = 1,20m)
  - 6 Quadro de Medidores (h = 1,20m)
  - 7 Centro de Distribuição (h = 1,20m)
  - 8 Tomada Simples / Telefone (h = 0,40m) / Telefone (h = 1,20m) / Mesa (h = 1,20m) / Mesa (h = 0,20m)
  - 9 Tomada Baixa (h = 0,40m) / Mesa (h = 1,20m) / Mesa (h = 1,20m) / Mesa (h = 0,20m)
  - 10 Fase / Neutro - 2,5mm<sup>2</sup> / Terra - 1,5mm<sup>2</sup>
  - 11 Fase - 6mm<sup>2</sup> / Terra - 4mm<sup>2</sup> TRIFÁSICO
  - 12 Fase / Neutro - 4mm<sup>2</sup> / Terra - 2,5mm<sup>2</sup> TOMADAS
  - 13 Fase / Neutro - 6mm<sup>2</sup> / Terra - 2,5mm<sup>2</sup> AQUECEDOR
- NOTAS:**
- Condutores não indicados Di. 3/0"
  - Condutores não indicados # 2,5 mm<sup>2</sup>
  - Entrada de Força de acordo com padrão COREL

APROVADO LICENCIADO 09/10/2022

**Uliane Polachini**  
Arquiteta e Urbanista  
CAU A133538-3

Obra:

RECUPERAÇÃO DO MÓDULO ESPORTIVO MUNICIPAL DE MULITERNO – RS ERMINIO GIRARDELLO

*Uliane Polachini*

Resp. Técnico:  
Arquiteta e Urbanista  
Uliane Polachini – CAU A133538-3

*Adair Barilli*

Proprietário:  
PREFEITURA MUNICIPAL DE MULITERNO/RS

Descrição:

PLANTA BAIXA— ELÉTRICA

Prancha

5/6

Escala: 1 : 750

Área:

Data: JUNHO./2022